

凡例	LGS壁	●SS	防火防煙シャッター	9.842 補注
	RC壁	SS	シャッター 特定防火設備	BM+0.218 増設10.06
	■ SUS 105φ	SS	シャッター	GL+200
	消火栓 消火器 BOX 一体型	SS	グリルシャッター	
	床点検口			
	消火器 BOX 設置型			




株式会社 佐藤総合計画

設計番号 02758 工事名称 南有馬町立図書館建設工事

図名 1階平面図 縮尺 1:100

図番 11

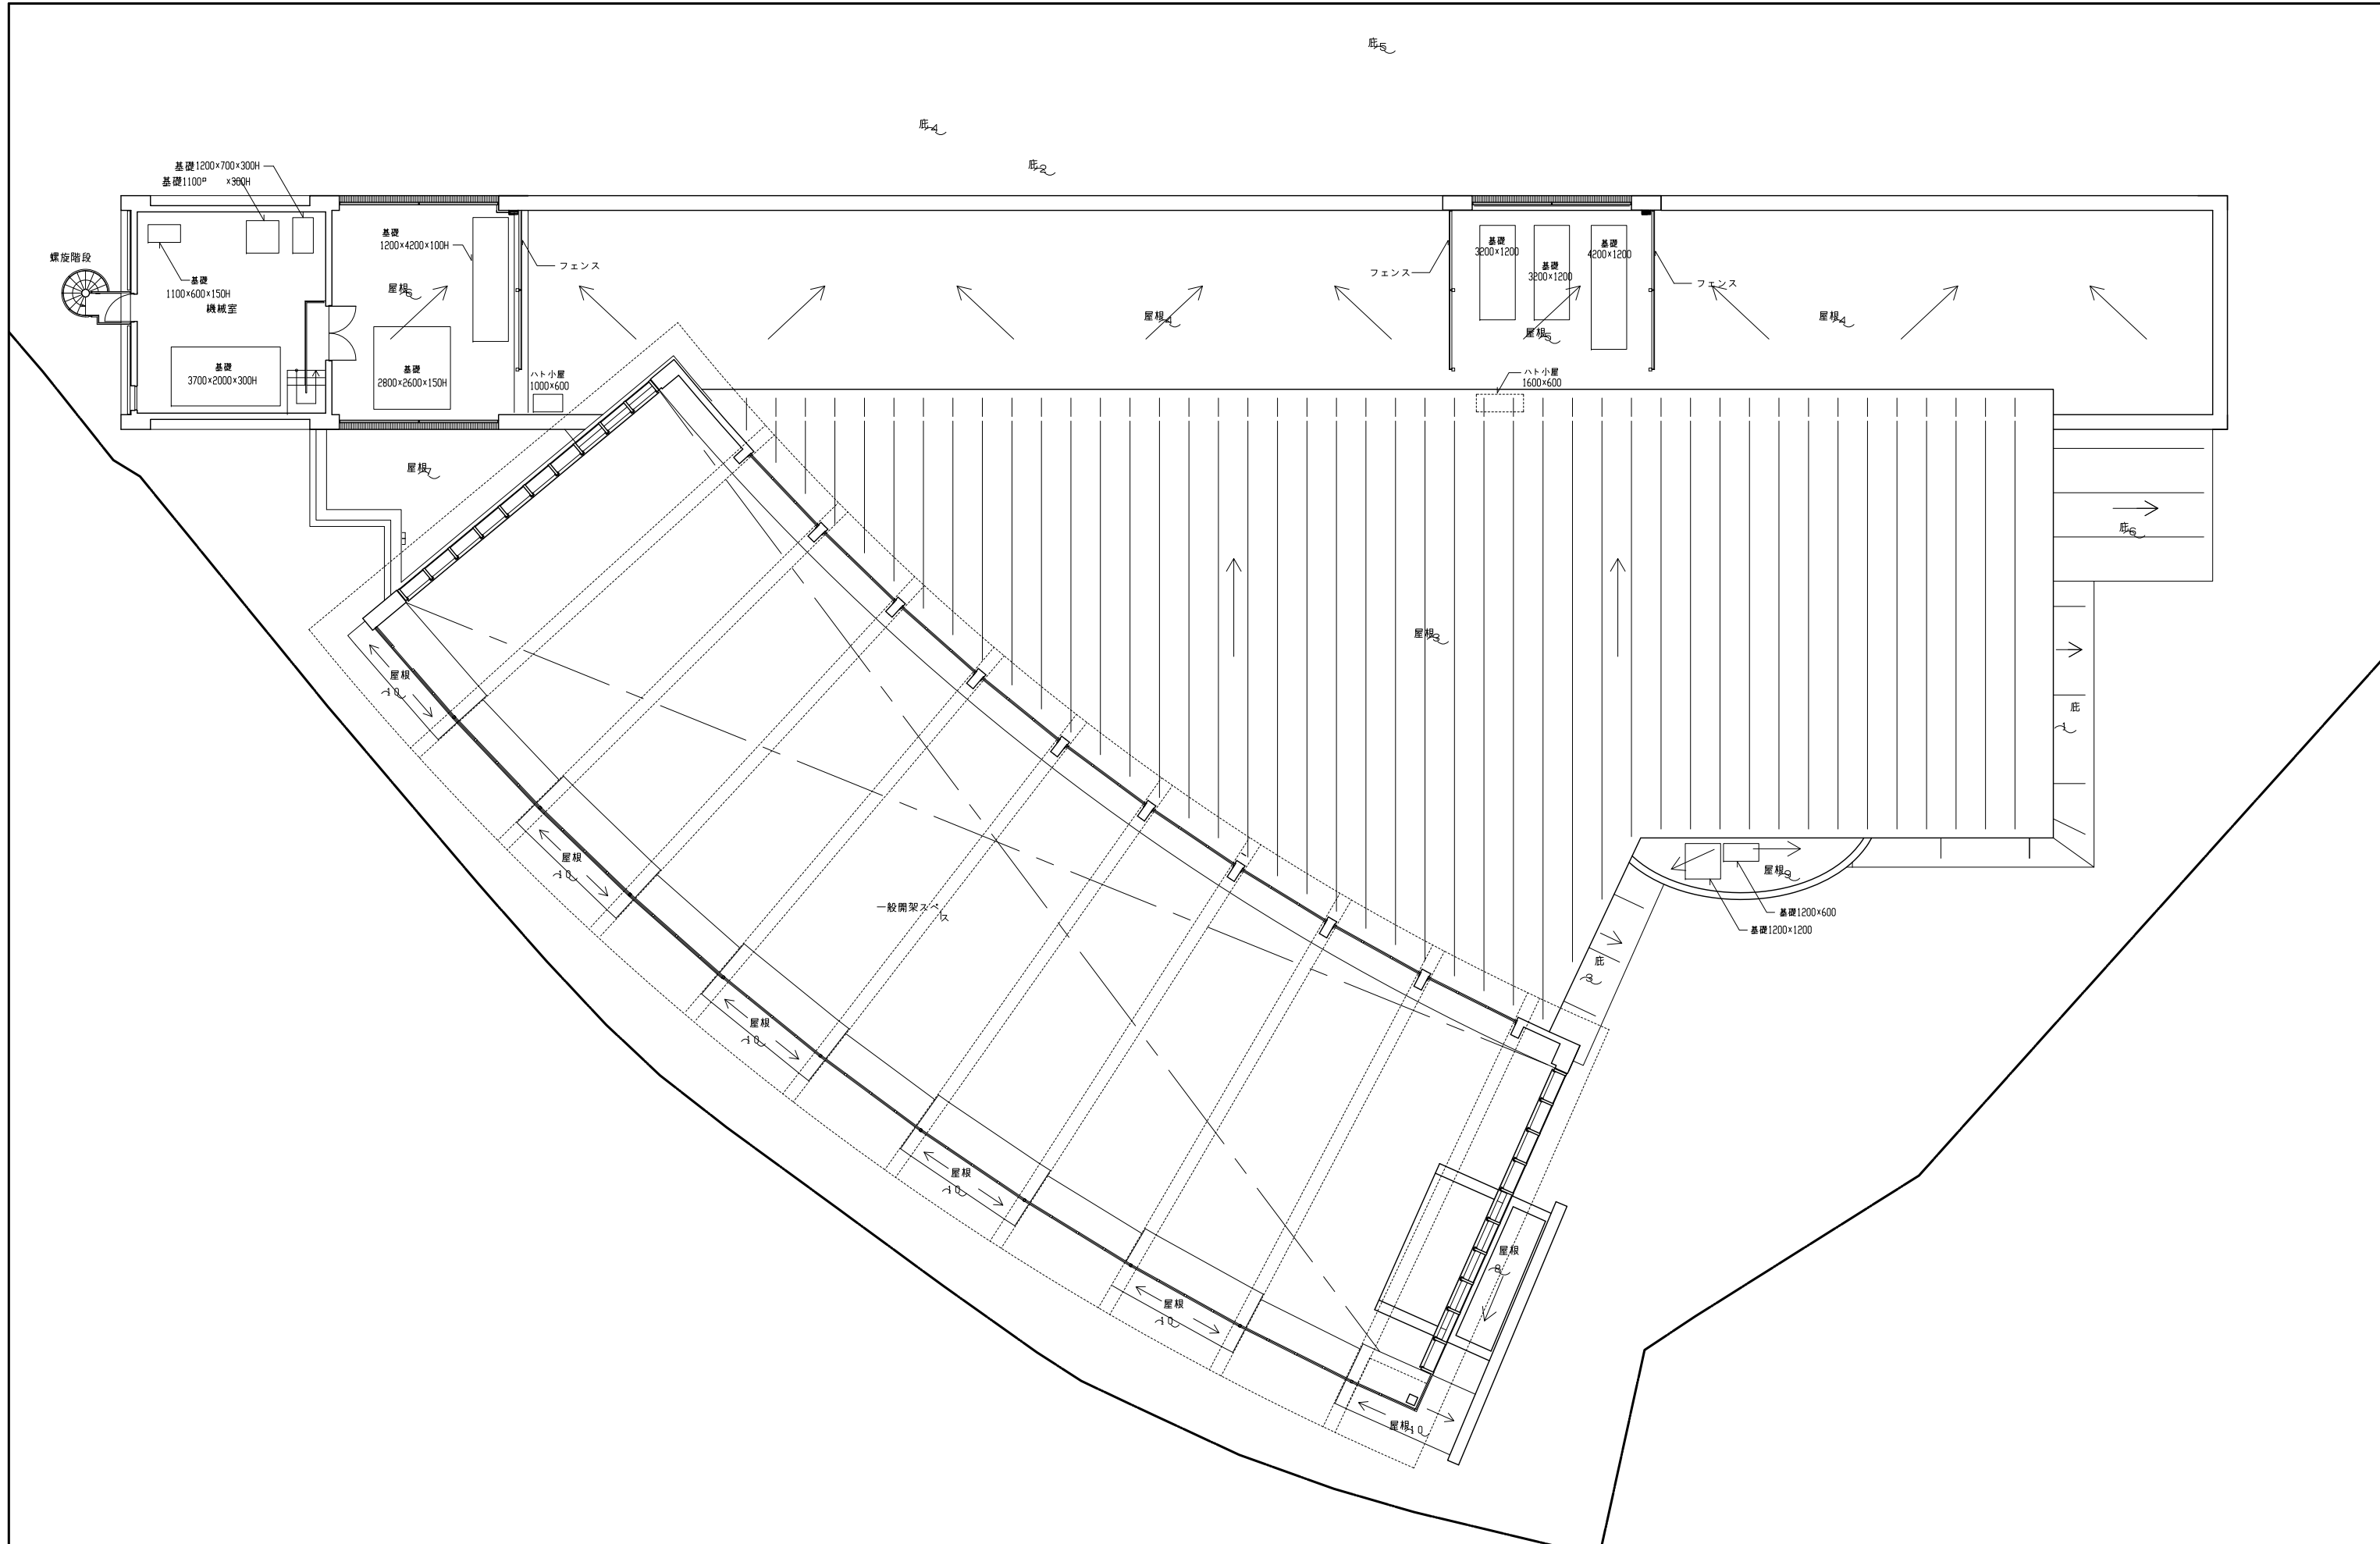

凡例	LGS壁 RC壁 柱 SUS 105φ 消火栓消火器 BOX 一体型 床点検口 消火器 BOX設置型	●SS--- 防火防煙シャッター SS--- シャッター 特定防火設備 ○SS--- グリルシャッター
----	---	---

株式会社 佐藤総合計画

設計番号	02758	工事名称	南有馬町立図書館建設工事
図名	2階平面図	縮尺	1:100
図番		作成	
図示		作成日	

図例

G-12

12